




REGIONE SICILIANA
COMUNE DI MAZZARA' S. ANDREA
PROVINCIA DI MESSINA



Progetto di ristrutturazione, restauro, adeguamento e riqualificazione del Palazzo Livoti e delle aree adiacenti da adibire a museo Etnoantropologico

Progetto definitivo aggiornato ai sensi del D. Lgs. 50/2016 , D. Lgs. 56/2017 , e s.m.i., aggiornato al
Prezziario Regionale OO.PP. 2019 e alla NTC 2018

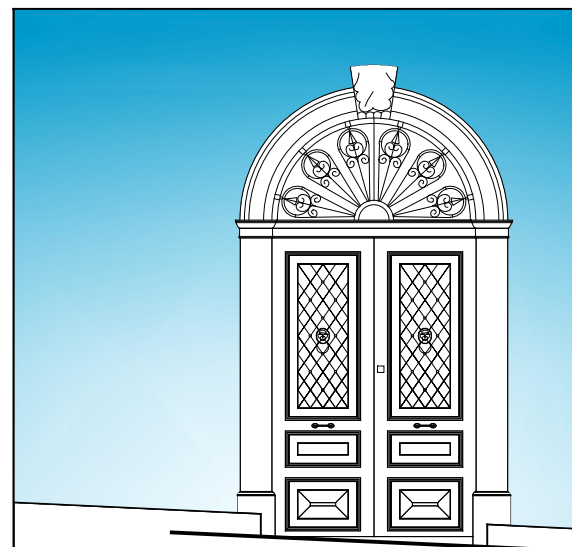

Aggiornamento tecnico	01	29/01/2018
Aggiornamento prezzi	01	29/01/2018
Aggiornamento tecnico	02	19/07/2019
Aggiornamento prezzi	02	19/07/2019



I_5.2 IMPIANTO DI ILLUMIN. ORDINARIA, EMERGENZA E SICUREZZA SCALA 1 :100

I Progettisti e DD.LL.

Arch. Pietro Di Maria
Arcotec Engineering srl

Ing. Giuseppe Abbate



II R.U.P.

Consulenti

Ing. Giuseppe Albano - Strutture
Ing. Angelo Pardo - Impianti
Ing. Giuseppe Albano- Geotecnica
Geol. Oreste Adelfio - Geologia

Collaboratore

Arch. Livia Di Maria

Elaborazione Grafica Arcotec Engineering srl - Via Amm. Gravina 2/a - Palermo Tel./Fax 091/7659362

PIANO TERRA




LEGENDA

- 1 Ingresso
- 2 Ufficio
- 3 Sala espositiva etnoantropologica
- 4 Sala
- 5 WC
- 6 Palmento
- 7 Giardino
- 8 Ingresso secondario
- 9 Barbecue
- 10 Scala del terrazzo
- 11 Locale impianti
- 12 Ascensore

LEGENDA

- QUADRO ELETTRICO
- INTERRUTTORE UNIPOLARE
- DEVIATORE UNIP 16A 250V
- RELE' CICLICO IN=10A 230 VAC
- APPARECCHIO ILLUMINANTE SOSPESO A 4 TUBI FLUORESCENTI
- APPARECCHIO ILLUMINANTE SOSPESO A 3 TUBI FLUORESCENTI
- APPARECCHIO ILLUMINANTE A PARETE A 4 TUBI FLUORESCENTI
- APPARECCHIO ILLUMINANTE A SOFFITTO A 4 TUBI FLUORESCENTI
- APPARECCHIO ILLUMINANTE SOSPESO A 1 TUBO FLUORESCENTE
- PROIETTORE A FASCIO LARGO
- SCATOLA DI DERIVAZIONE
- GRUPPO AUTONOMO INDICATORE USCITA 8 W
- GRUPPO AUTONOMO INDICATORE DIREZIONE USCITA 8 W
- GRUPPO AUTONOMO INDICATORE DI USCITA DI SICUREZZA 8 W
- GRUPPO AUTONOMO INDICATORE DI DIREZIONE USCITA DI SICUREZZA 8 W
- APPARECCHIO A PARETE ASIMMETRICO DI EMERGENZA, AUTOALIMENTATO 11 W
- CONDUTTURIA ELETTRICA SOTTOTRACCIA
- PULSANTE DI COMANDO CON RELE' COMMUTATORE E SEGNALE LUMINOSA

PIANTA PIANO PRIMO

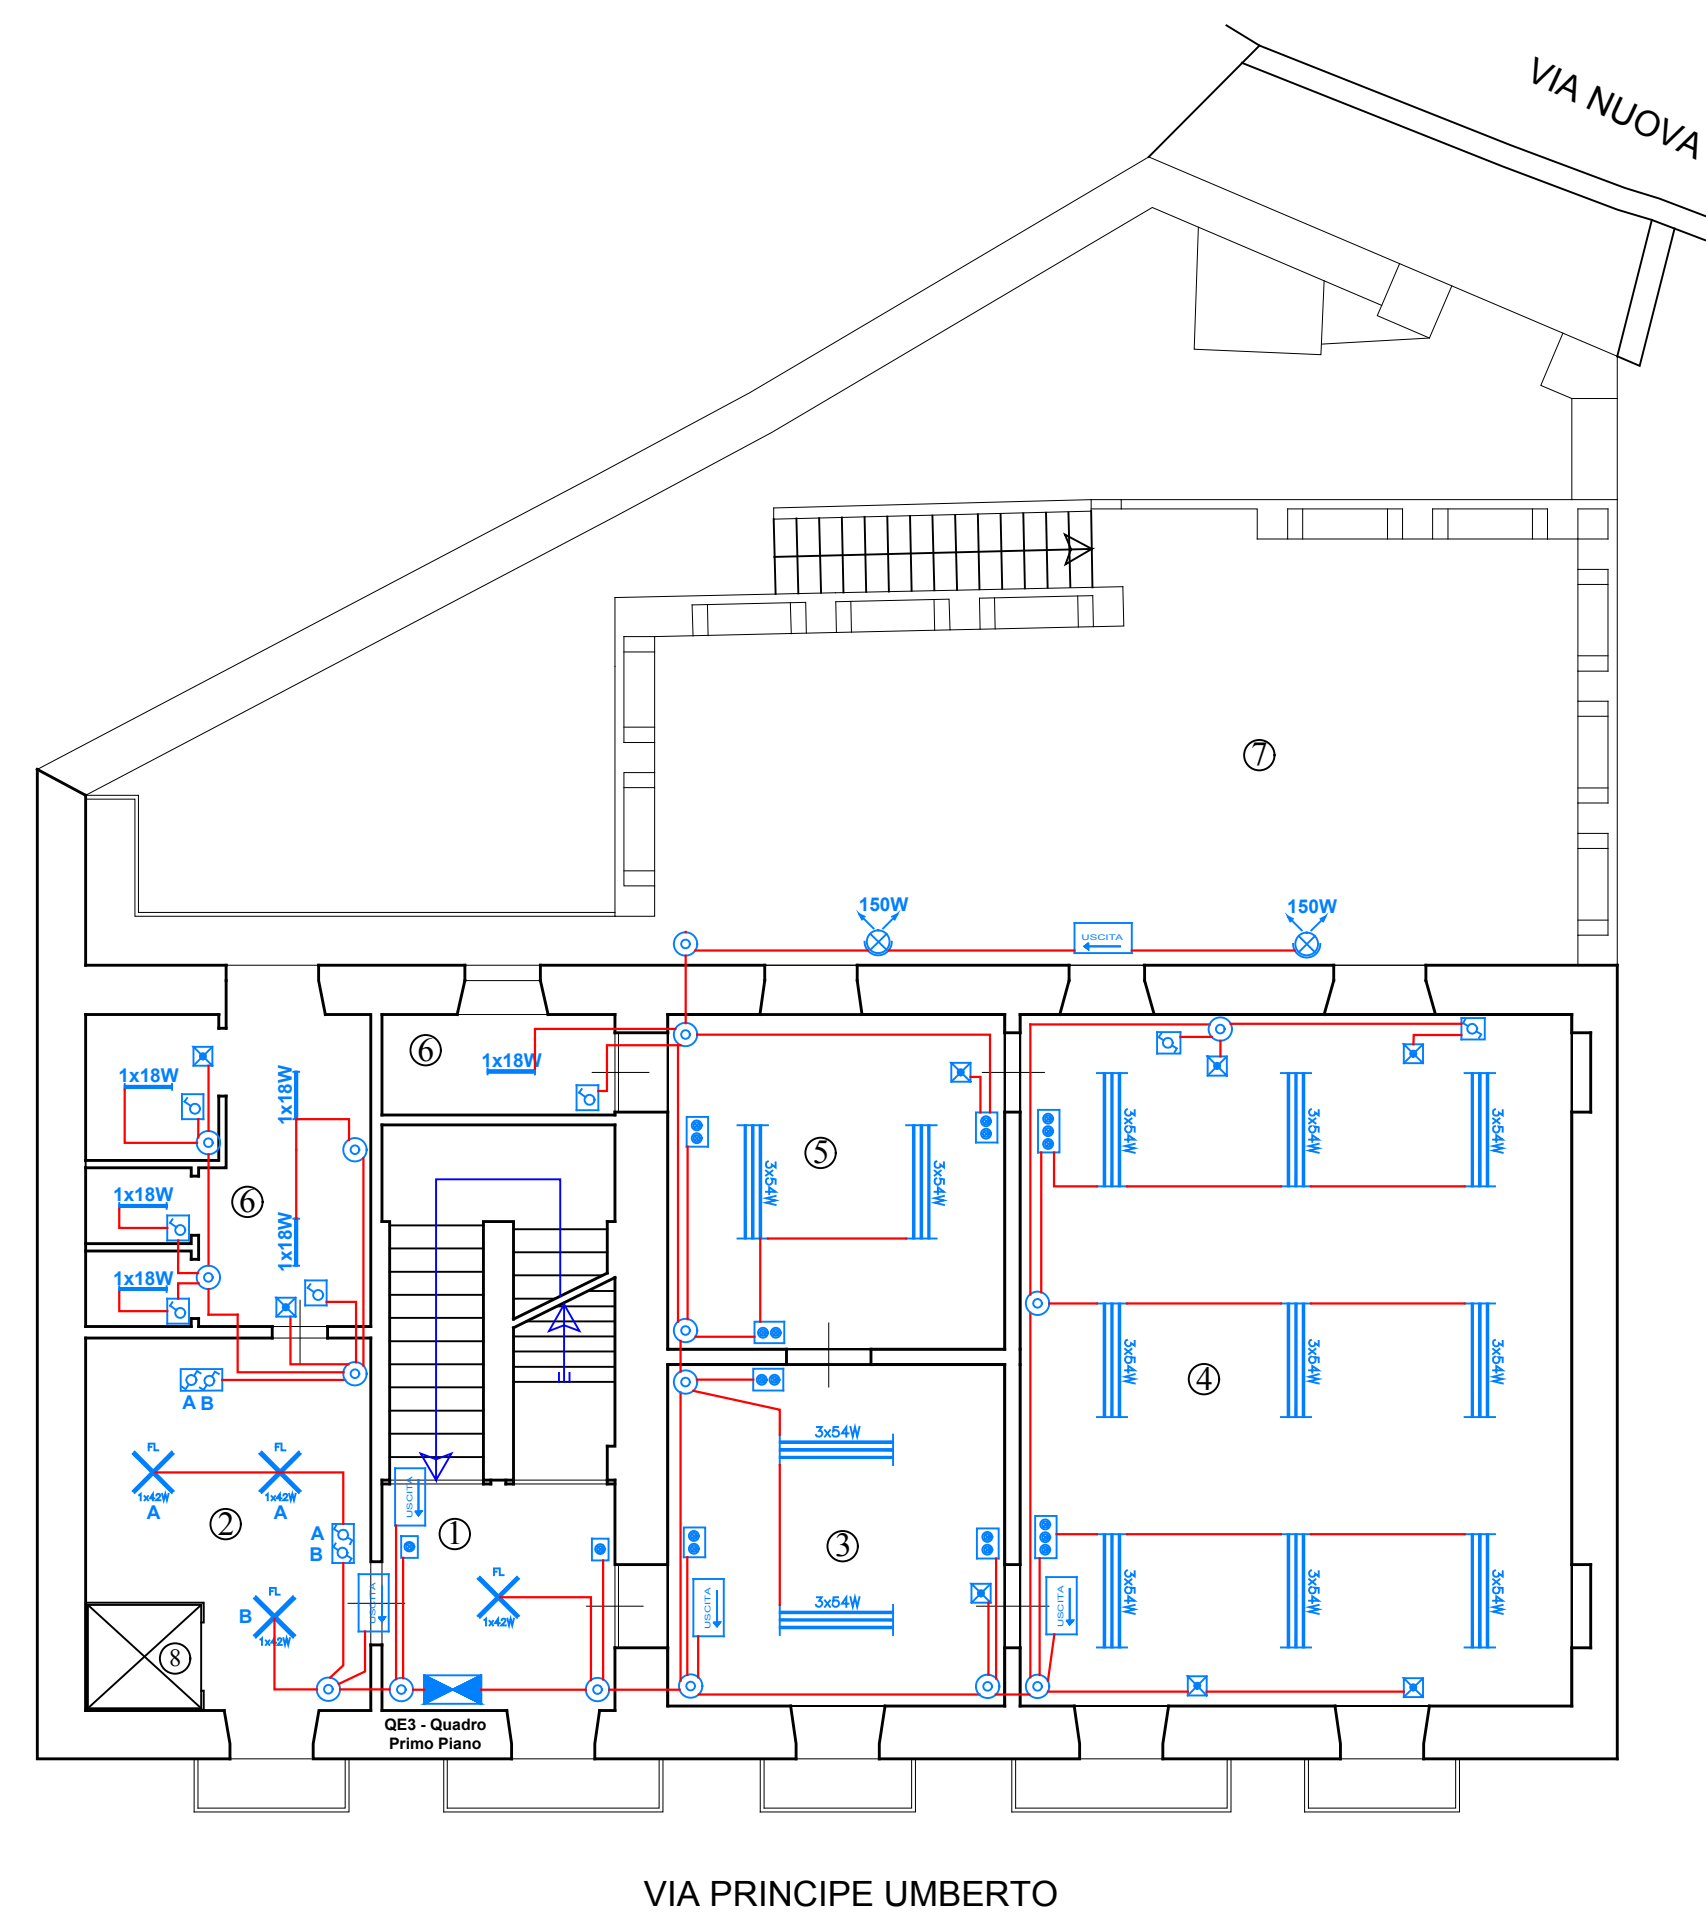

LEGENDA

- 1 Ingresso
- 2 Sala
- 3 Segreteria
- 4 Biblioteca
- 5 Ufficio
- 6 WC
- 7 Terrazzo
- 8 Ascensore