




REGIONE SICILIANA
COMUNE DI MAZZARA S. ANDREA
PROVINCIA DI MESSINA



Progetto di ristrutturazione, restauro, adeguamento e riqualificazione del Palazzo Livoti e delle aree adiacenti da adibire a museo Etnoantropologico

Progetto definitivo aggiornato ai sensi del D. Lgs. 50/2016, D. Lgs. 56/2017, e s.m.i., aggiornato al Prezziario Regionale OO.PP. 2019 e alla NTC 2018

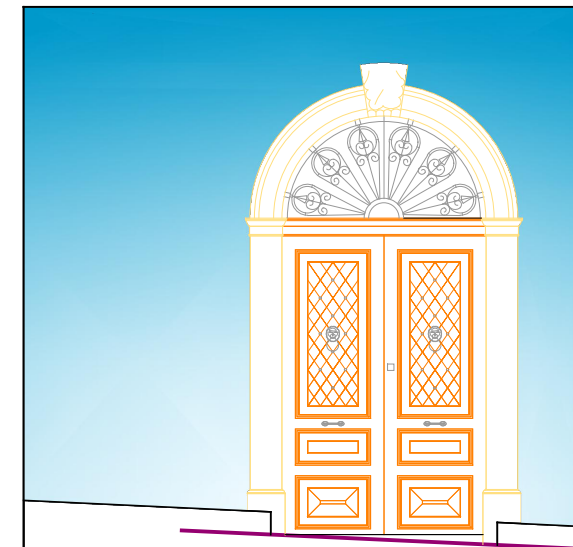

Aggiornamento tecnico	01	29/01/2018
Aggiornamento prezzi	01	29/01/2018
Aggiornamento tecnico	02	19/07/2019
Aggiornamento prezzi	02	19/07/2019



I_5.4 IMPIANTO TRASMISSIONE DATI-FONIA, VIDIOT. E SEGNALE SCALA 1:100

I Progettisti e DD.LL.

Arch. Pietro Di Maria
Arcotec Engineering srl

Ing. Giuseppe Abbate



II R.U.P.

Consulenti


Ing. Giuseppe Albano - Strutture
Ing. Angelo Pardo - Impianti
Ing. Giuseppe Albano - Geotecnica
Geol. Oreste Adelfio - Geologia

Collaboratore

Arch. Livia Di Maria

Elaborazione Grafica Arcotec Engineering srl - Via Amm. Gravina 2/a - Palermo Tel./Fax 091/7659362

PIANO TERRA

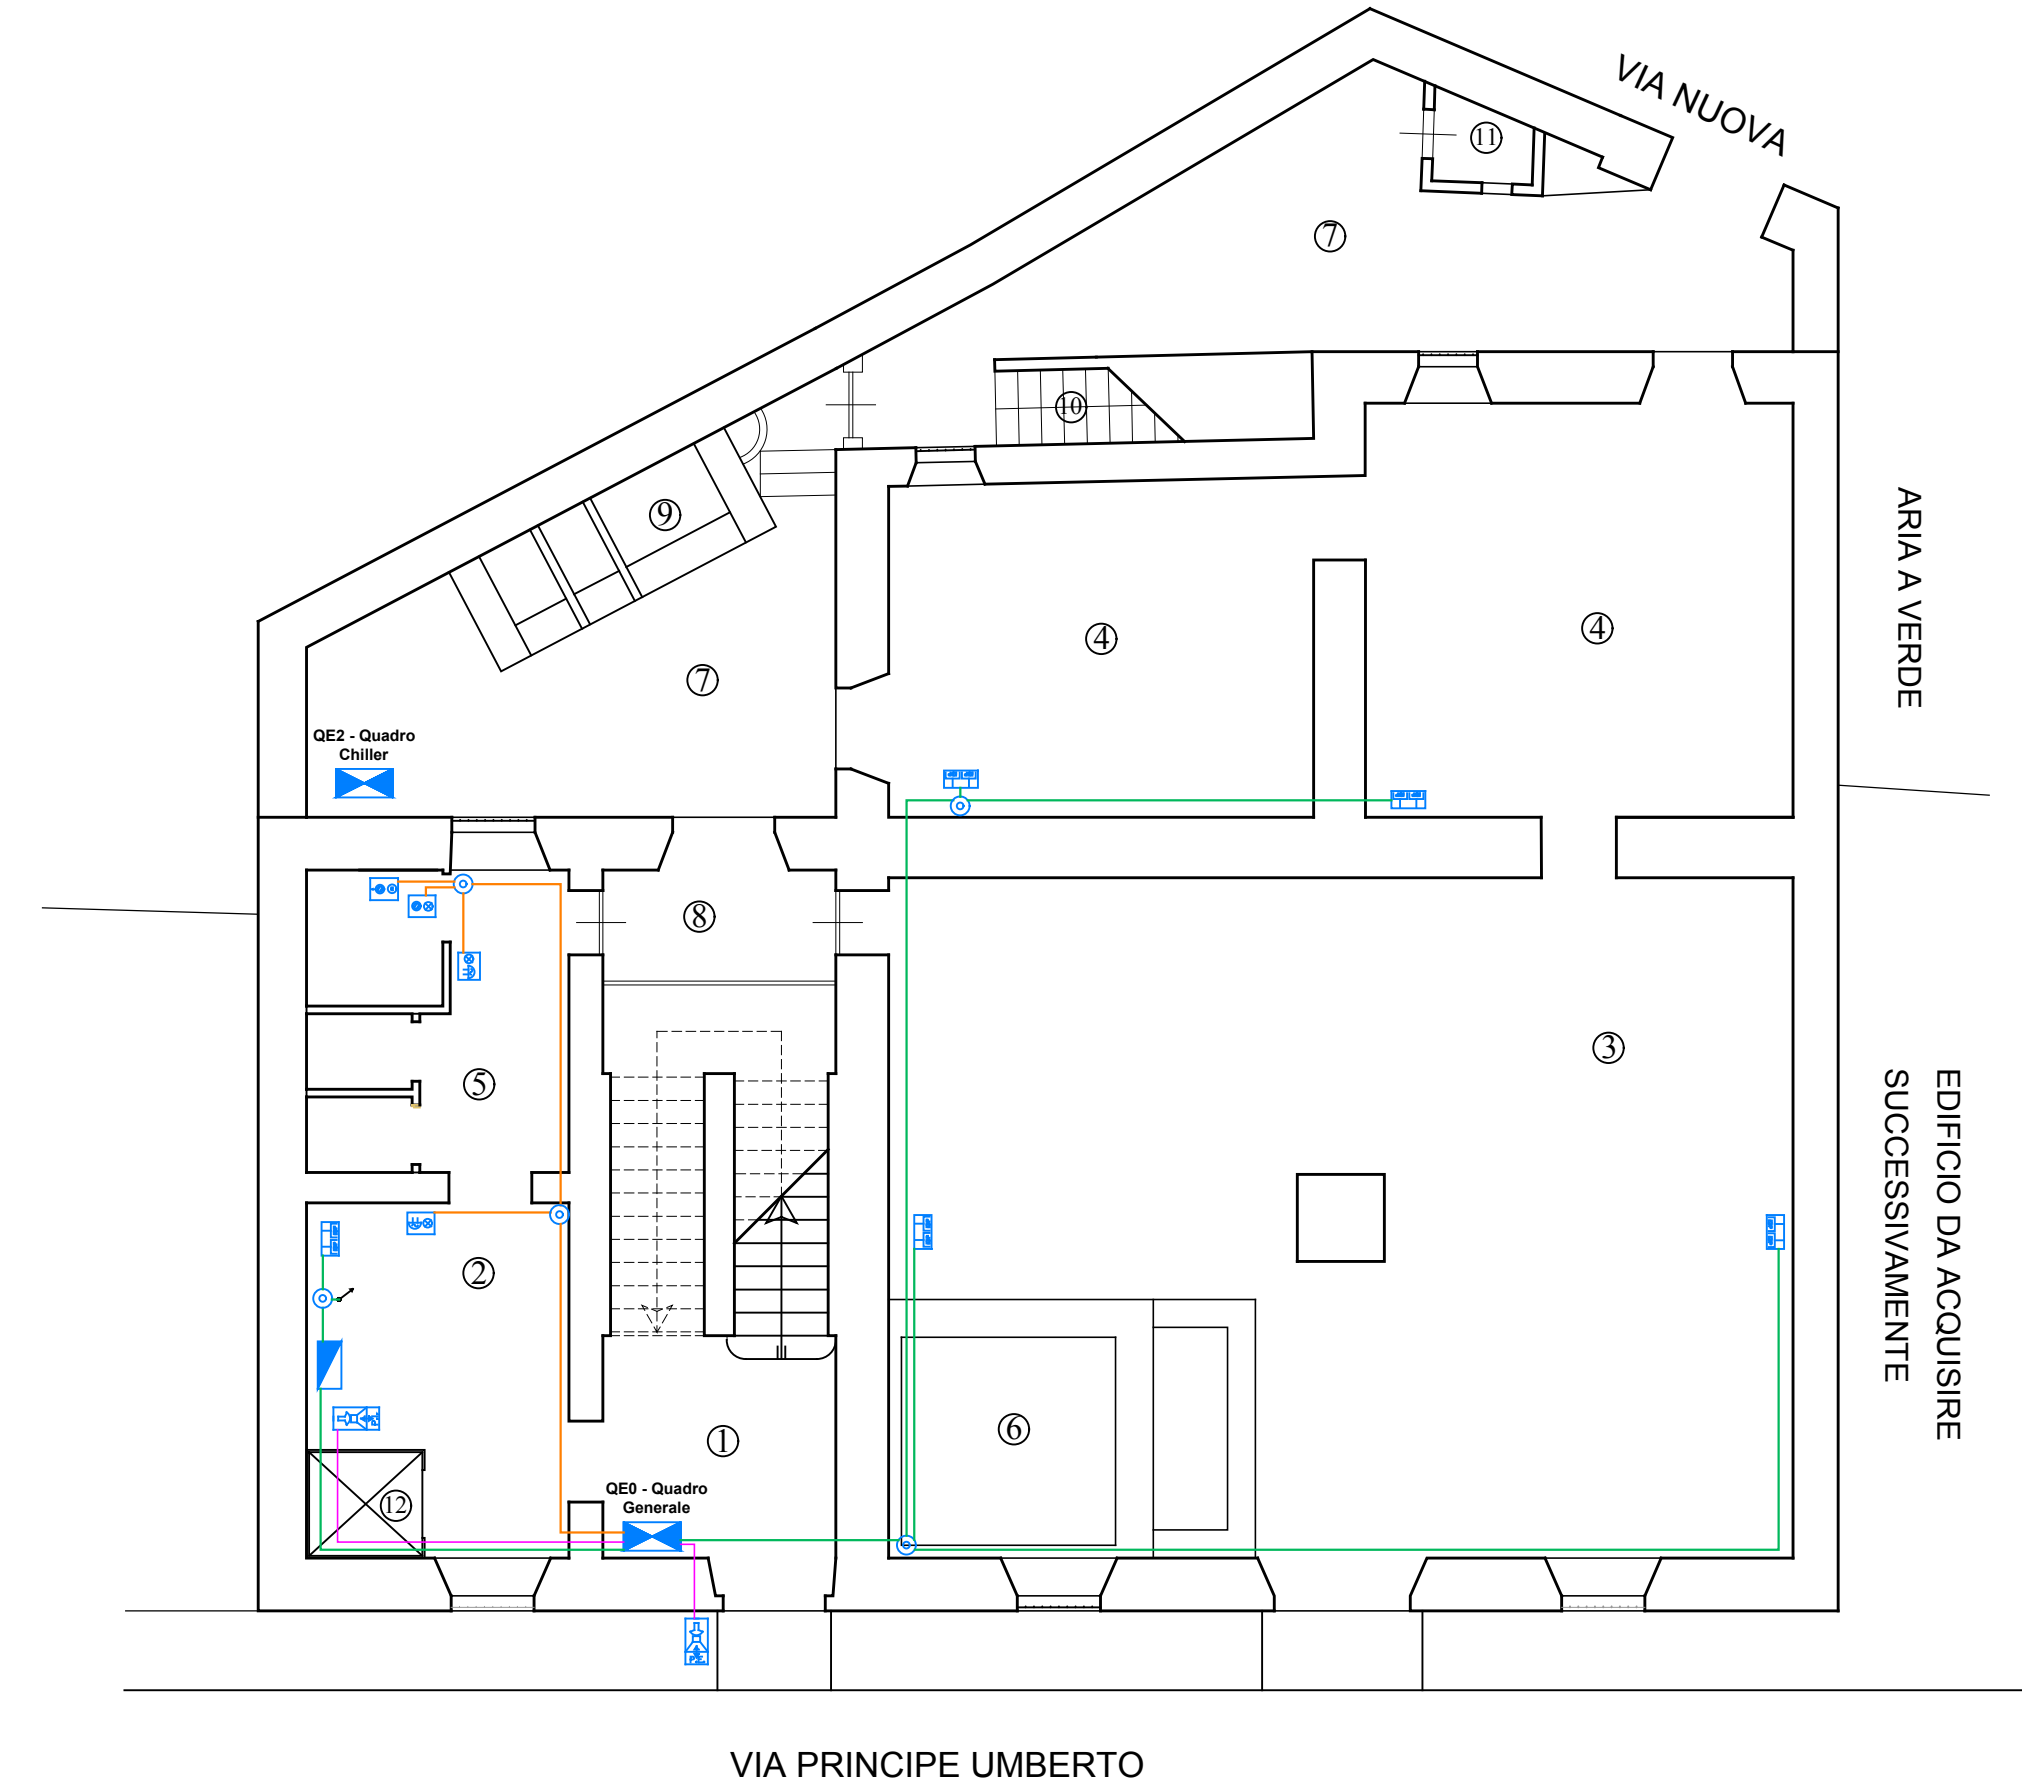


LEGENDA

- ① Ingresso
- ② Ufficio
- ③ Sala espositiva etnoantropologica
- ④ Sala
- ⑤ WC
- ⑥ Palmento
- ⑦ Giardino
- ⑧ Ingresso secondario
- ⑨ Barbecue
- ⑩ Scala del terrazzo
- ⑪ Locale impianti
- ⑫ Ascensore

LEGENDA

- Quadro elettrico
- Quadro di permutazione
- Connettore trasmissione dati RJ 45 categ. 6 UTP
- Scatola di derivazione
- Apparecchio videofonico - posto interno
- Apparecchio videofonico - posto esterno
- Cavo UTP catg.6 sottotraccia
- Cavo a 2 fili twistati sottotraccia per video-citofonia
- Impianto di segnalazione e chiamata - sottotraccia 2*(1*1,5)
- Colonna Ascendente - discendente
- SUONERIA E LAMPADA FUORI PORTA SPS HANDICAP
- PULSANTE ANNULLAMENTO CHIAMATA SOS HANDICAP
- PULSANTE CHIAMATA A TIRANTE SOS HANDICAP

PIANTA PIANO PRIMO

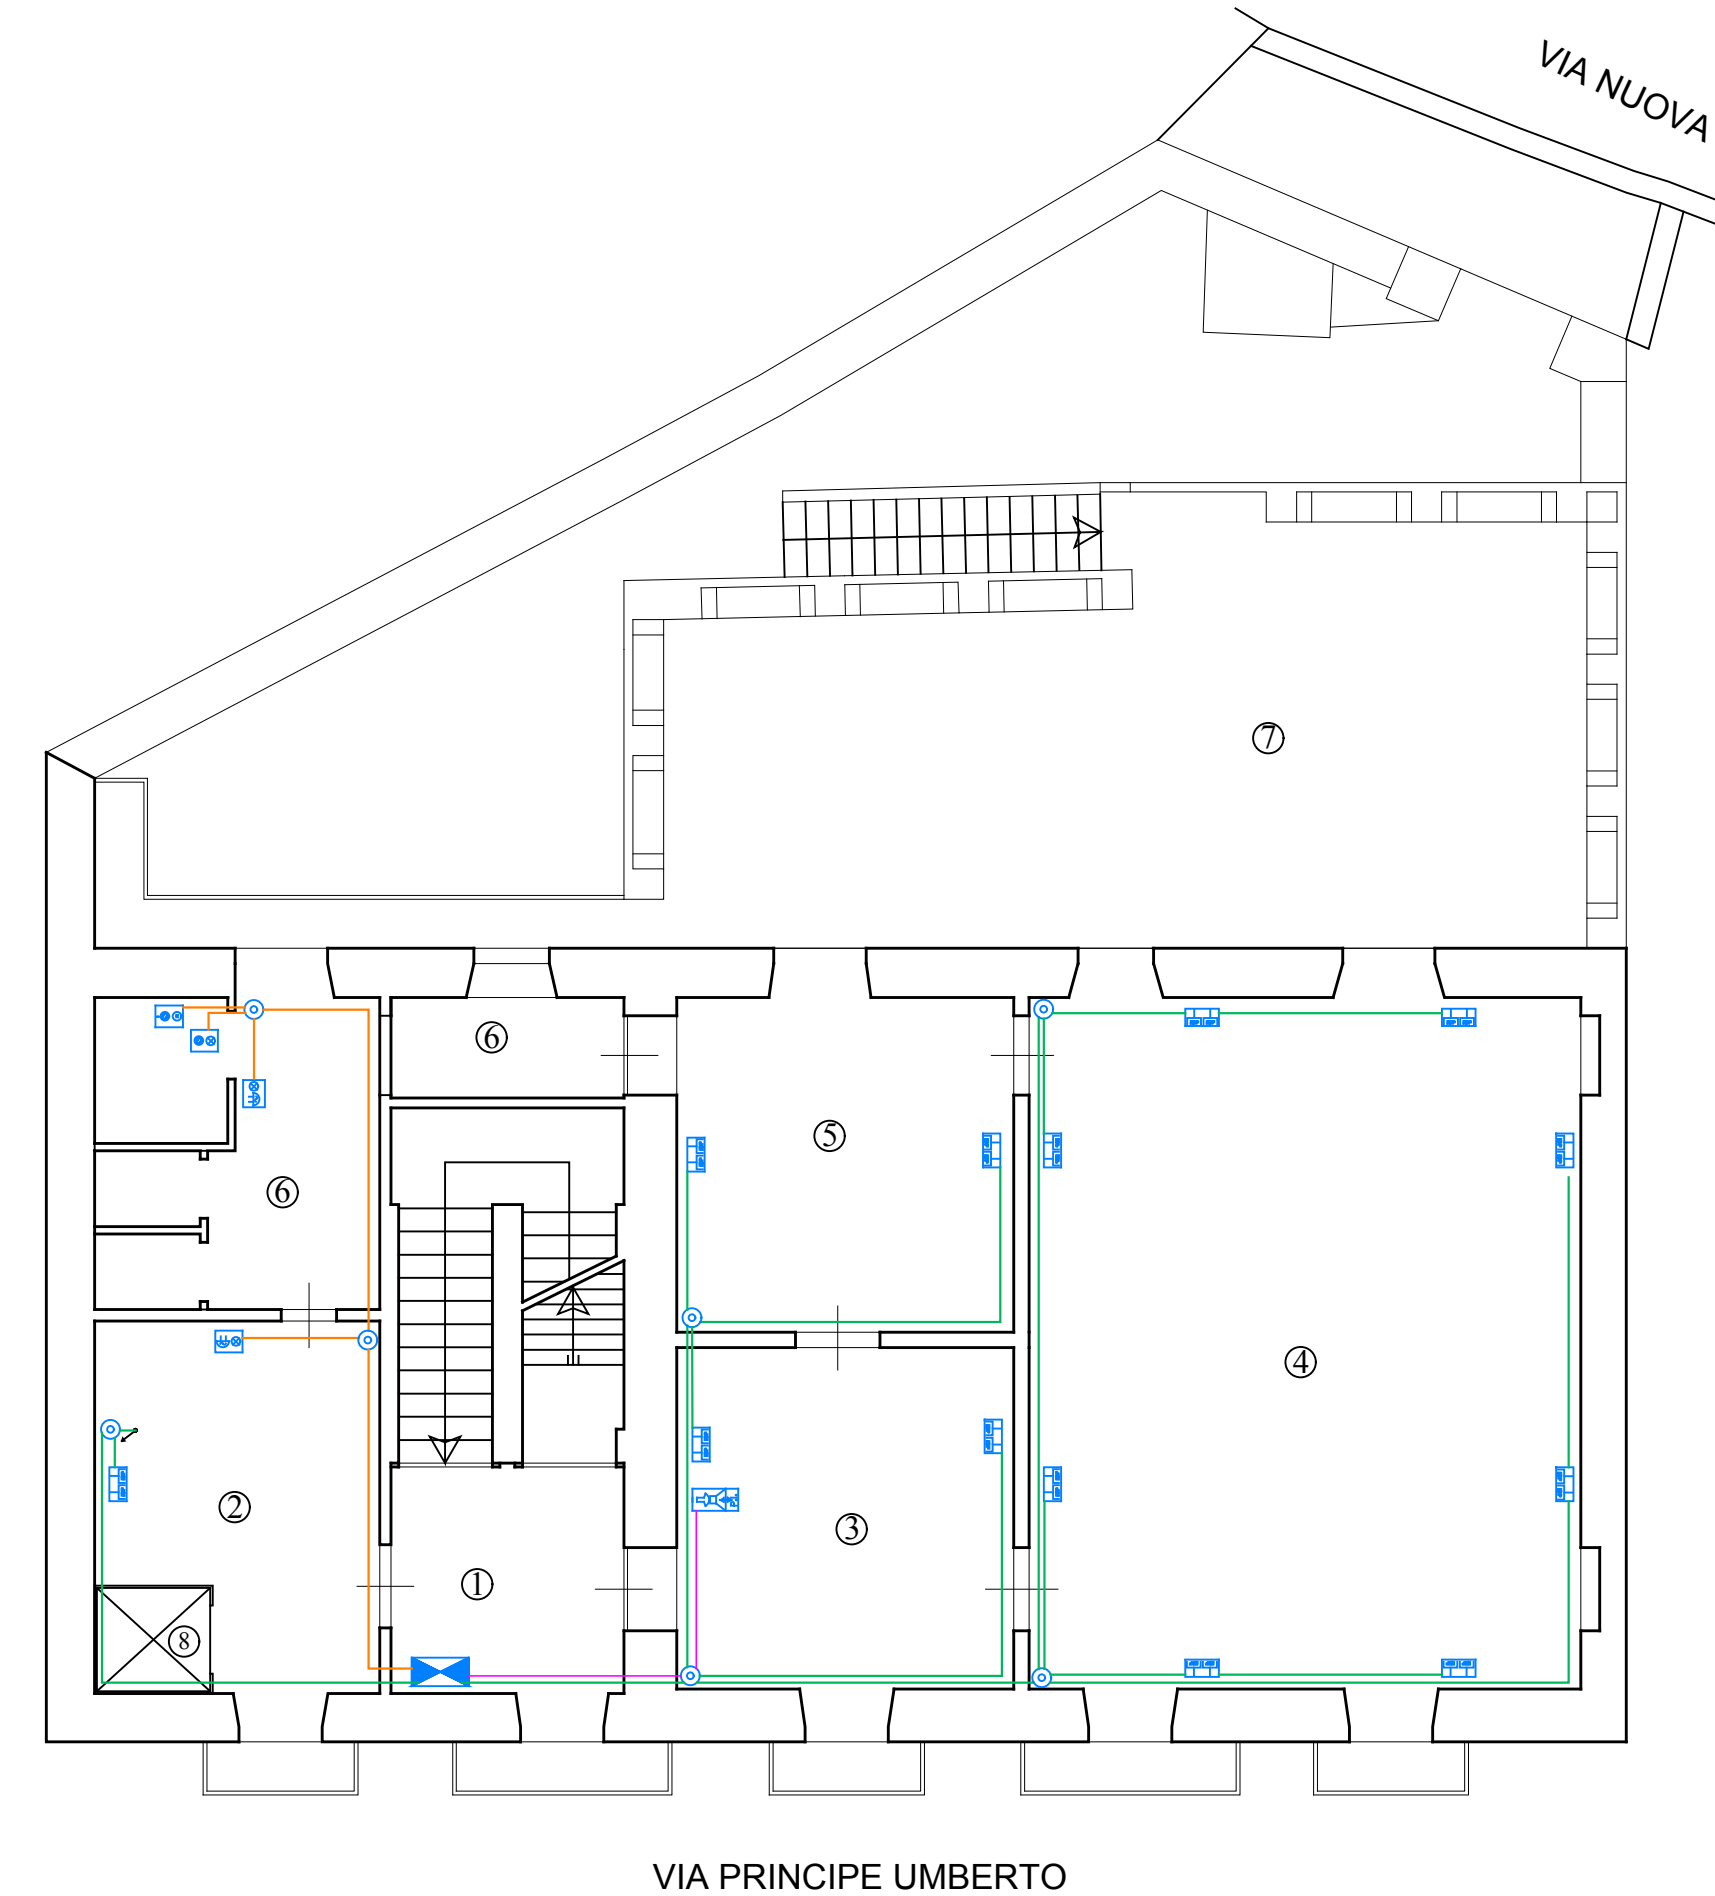

LEGENDA

- ① Ingresso
- ② Sala
- ③ Segreteria
- ④ Biblioteca
- ⑤ Ufficio
- ⑥ WC
- ⑦ Terrazzo
- ⑧ Ascensore